




SALA OBSŁUGI - RZUT

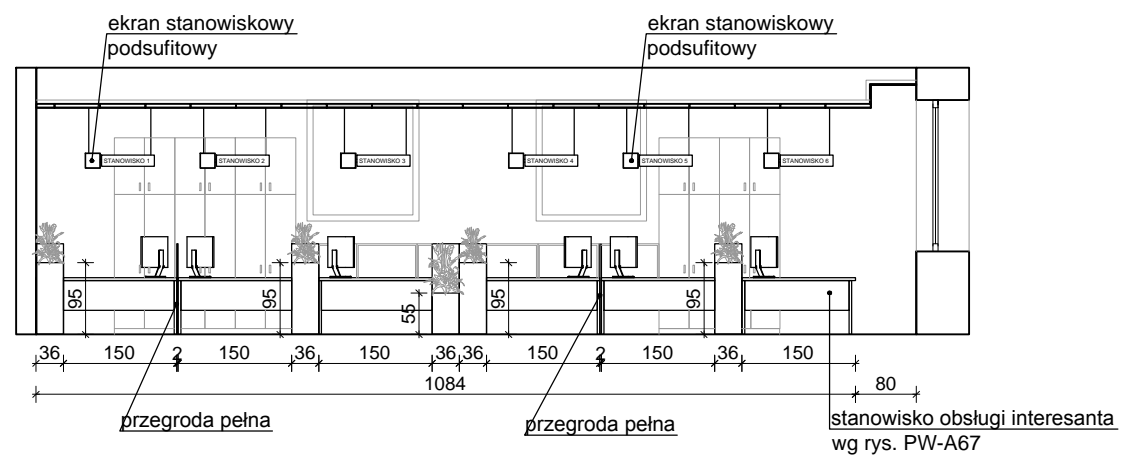


PRZEKRÓJ A-A

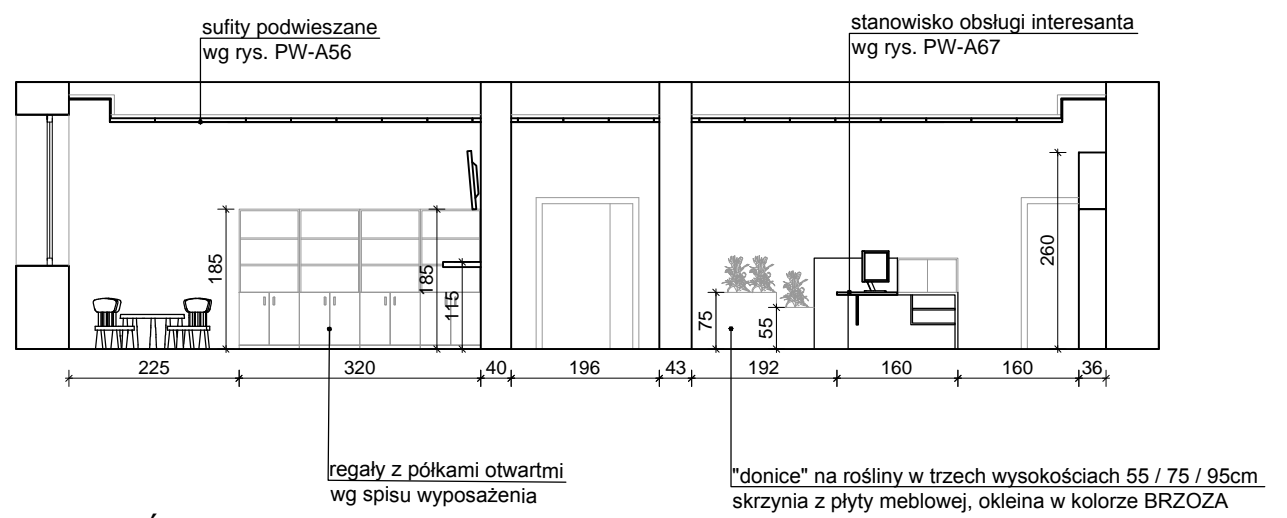

PRZEKRÓJ B-B

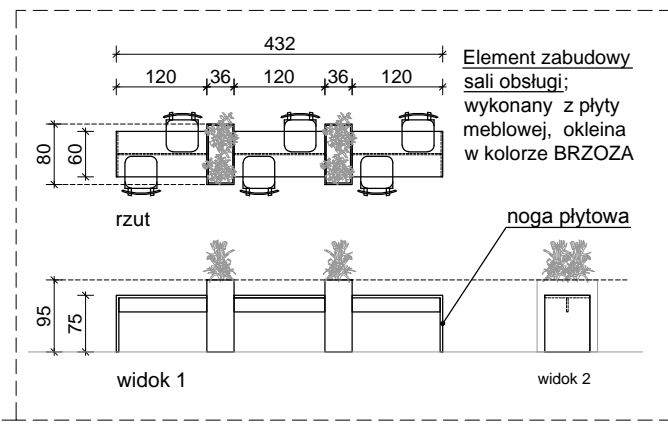

BIURKA ROBOCZE DLA INTERESANTÓW

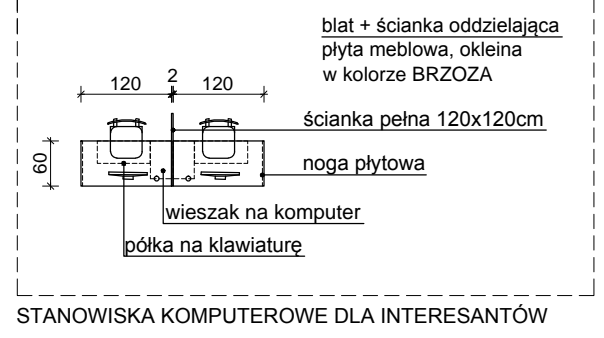

STANOWISKA KOMPUTEROWE DLA INTERESANTÓW

UWAGI:

1. RYSUNEK JEST CZĘŚCIĄ DZIEŁA CHRONIONEGO PRAWEM AUTORSKIM, WPROWADZANIE ZMIAN, POWIELANIE, WYKORZYSTYWANIE W SPOSÓB NIEZGODNY Z NABYTYMI PRAWAMI MAJĄTKOWYMI WYMAGA PISEMNEJ ZGODY AUTORÓW.
2. RYSUNEK NALEŻY ROZPATRYWAĆ ŁĄCZNIE Z INNYMI RYSUNKAMI OZNACZONYMI NA RYSUNKU, OPISEM TECHNICZNYM, A EWENTUALNE WĄTPLIWOŚCI WYJAŚNIĆ Z AUTORAMI.
3. WYPOSAŻENIE POMIESZCZEŃ WG NUMERACJI I SPISU WYPOSAŻENIA.
4. KOLORYSTYKA ŚCIAN, PODŁÓG I SUFITÓW WG ODDZIELNYCH RYSUNKÓW.
5. ISTNIEJĄCE WYMIARY SPRAWDZIĆ W NATURZE.
6. WSZELKIE PRACE WYKONAĆ ZGODNIE Z WIEDZĄ BUDOWLANĄ ORAZ WYTYCZNYMI DOSTAWCY MATERIAŁÓW I SYSTEMÓW.
7. WYMIARY NA RYSUNKACH PODANO W CENTYMETRACH.
8. ELEMENTY ZABUDOWY MEBLOWEJ - OKLEINA W KOLORZE BRZOZA (SZCZEGÓŁY WG ZEST. WYPOSAŻENIA MEBLOWEGO I CZĘŚCI OPISOWEJ).
9. SIEDZISKA (FOTELE BIUROWE / KRZESŁA POCZEKALNI) - KOLORYSTYKA I MATERIAŁY WG ZEST. WYPOSAŻENIA MEBLOWEGO I CZĘŚCI OPISOWEJ.

| | | |
|--|---|--|
| TEMAT | PROJEKT PRZEBUDOWY BUDYNKU URZĘDU SKARBOWEGO W PUCKU WRAZ Z BUDOWĄ WEWNĘTRZNEJ I ZEWNĘTRZNEJ INSTALACJI GAZOWEJ, ZEWNĘTRZNEJ INSTALACJI KANALIZACJI DESZCZOWEJ, ZEWNĘTRZNEJ INSTALACJI ELEKTRYCZNEJ I OŚWIETLENIA TERENU, UTWARDZENIEM ISTNIEJĄCEGO PARKINGU I ROZBIÓRKI WIATY ul. Szustowskiego 18, 84-100 Puck | JEDN. PROJEKTOWA PNIEWSKI Architekci Sp. z o.o. ul. Świętojańska 79/3, 81-389 Gdynia www.architektgdynia.com.pl |
| ADRES | | INWESTOR Izba Administracji Skarbowej w Gdańsku ul. Długa 75/76, 80-831 Gdańsk |
| PROJEKTANT w specjalności architektonicznej | mgr inż. arch. Patryk Pniewski upr. nr PO/KK/287/2009 | FAZA PROJEKT WYKONAWCZY |
| opracował/a | mgr arch. Ewa Greczkowska | BRANZA ARCHITEKTURA WNĘTRZ |
| SPRAWDZAJĄCY w specjalności architektonicznej | mgr inż. arch. Grzegorz Ziętek upr. nr PO/KK/423/2011 | SKALA 1:100 |
| TYTUŁ | ARANŻACJA SALI OBSŁUGI INTERESANTÓW - POM. 104 | DATA listopad 2017 |
| | | NR RYS. PW-A66 |